



Rzut dachu

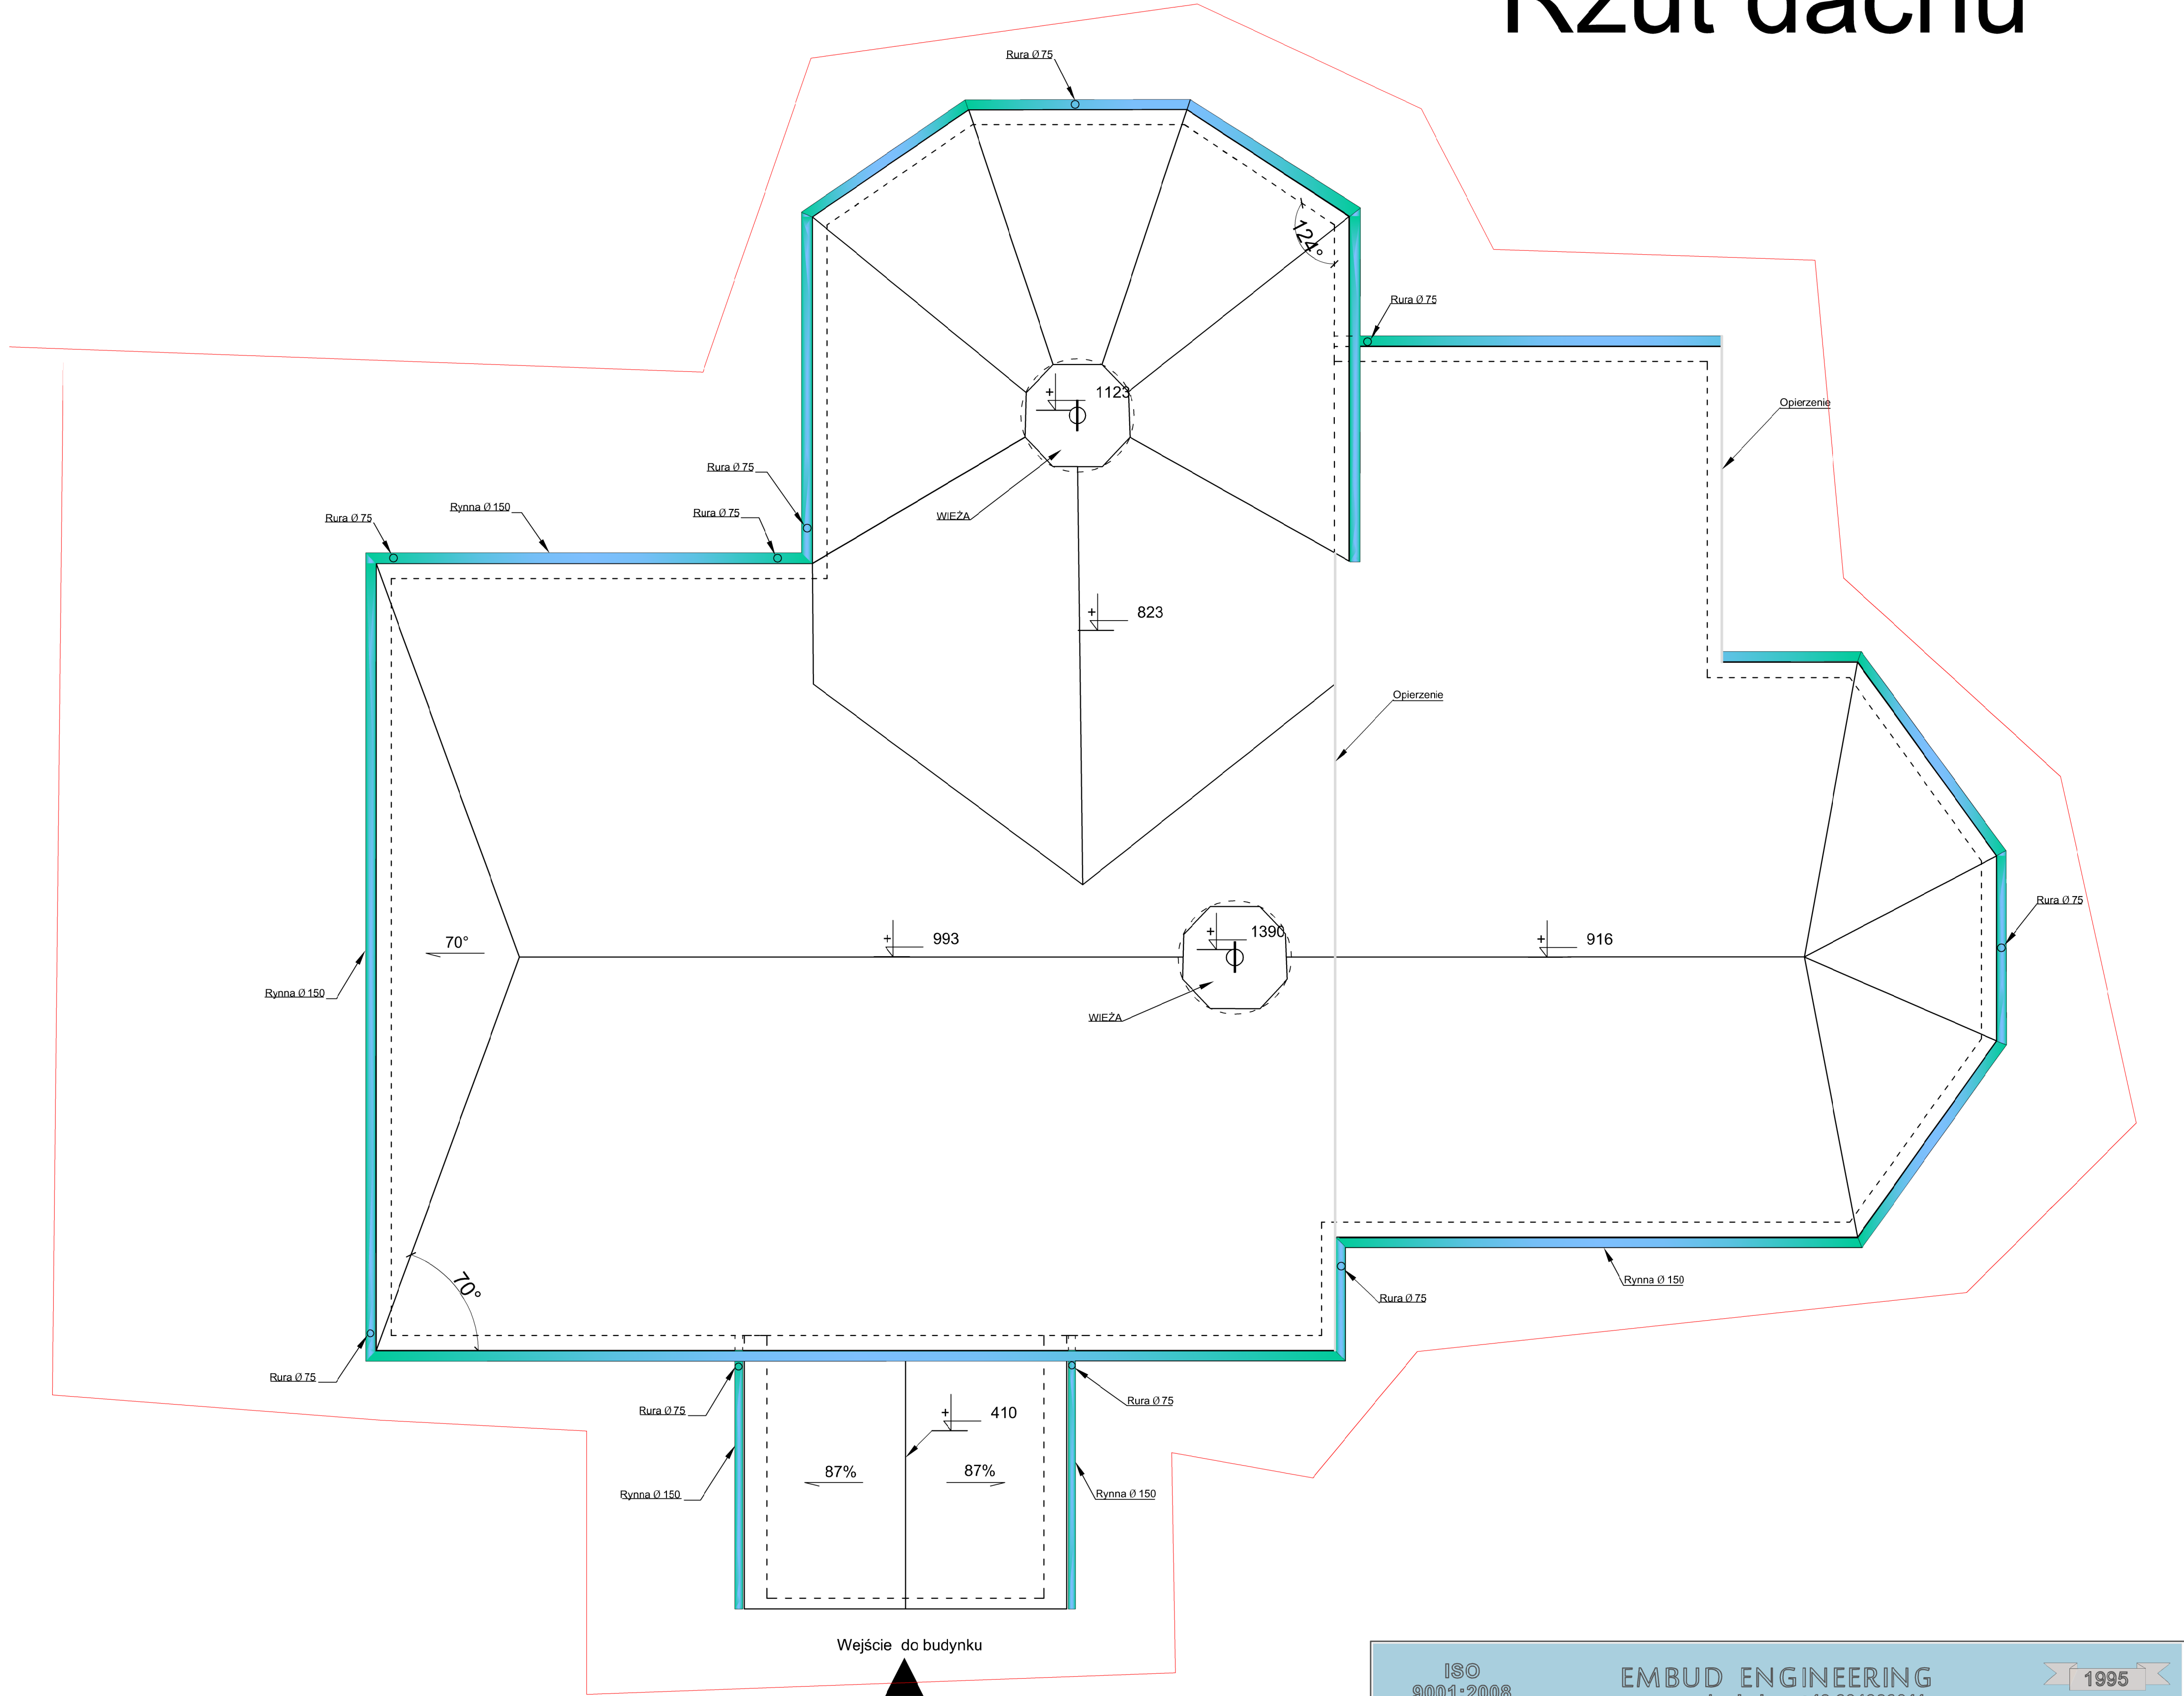

ISO 9001:2008		EMBUD ENGINEERING www.embud.pl +48 604089011 e-mail: biuro@embud.pl		
TEMAT: Remont kościoła parafialnego P.W. św. Jana Chrzciciela w PAMIĘCINIE				Inwestor: Parafia Rzymskokatolicka p.w. Św. Jana Chrzciciela w Pamięcinie.
Opracował : mgr inż.arch. Joanna Włodarz upr.nr WP-OIA/OKK/UpB59/2008				
Projektował : mgr inż.arch. Joanna Włodarz upr.nr WP-OIA/OKK/UpB59/2008				
Sprawdził :				
Branża : architektura	data : 10.01.2023	nr. rys. A-2	skala 1 : 50	
usługi projektowe , nadzory inwestorskie , kosztorysy , ekspertyzy budowlane , laboratorium , zarządzanie projektami inwestycyjnymi				